


略符号



- △ : 両引戸
- ▲ : 片引戸
- : 両口巻上機
- ◇ : サイド巻上機

		工事名	図面番号
		図面名	
		配置図	縮尺 1/300

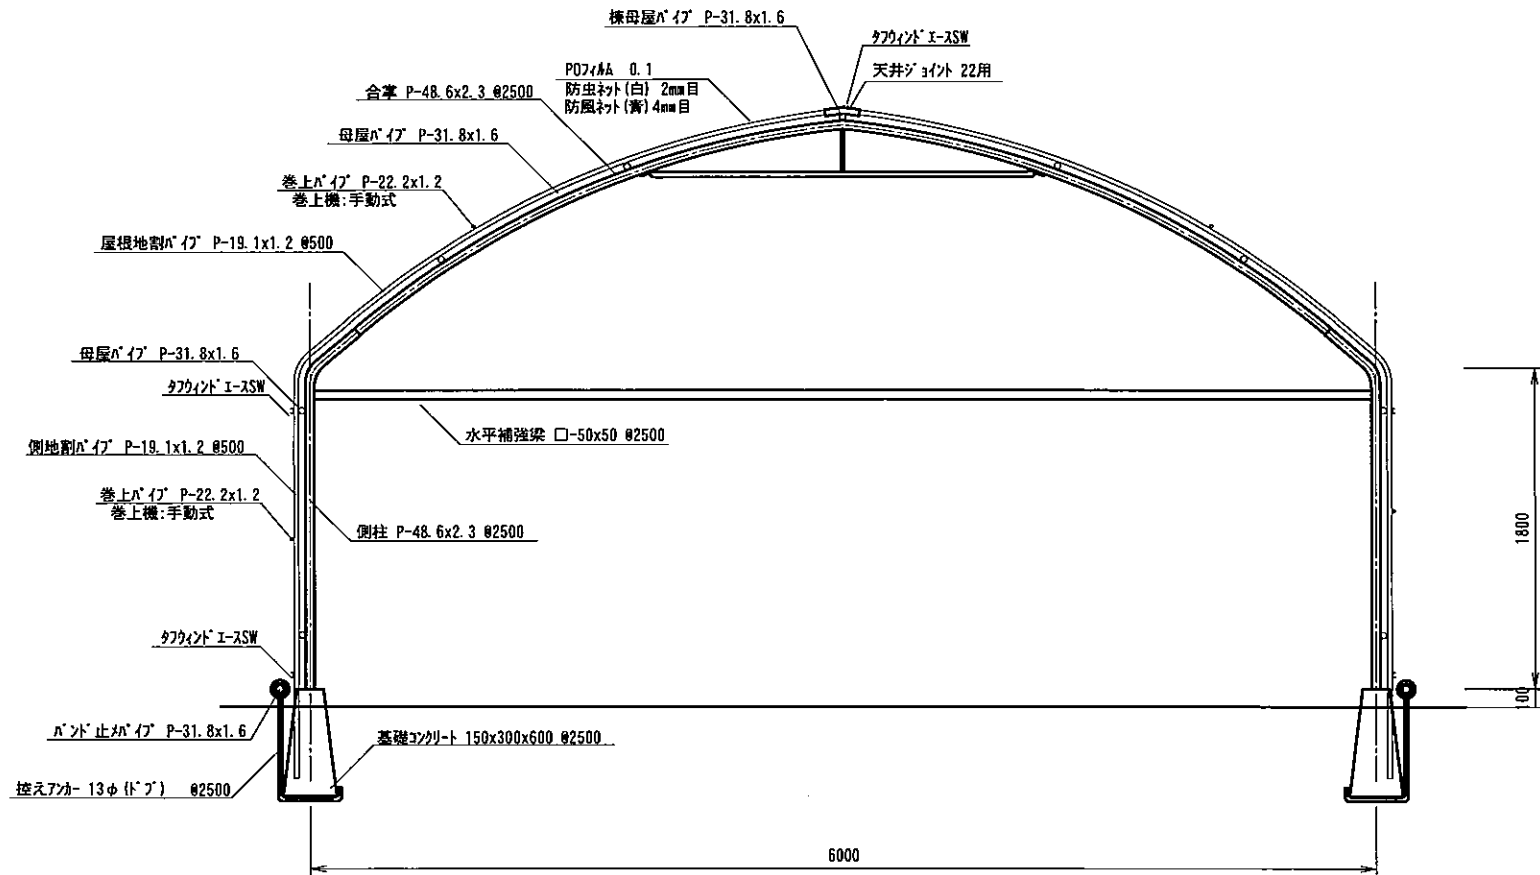


矩計図

		工事名		図面番号
		図面名	矩計図	縮尺
				1/30

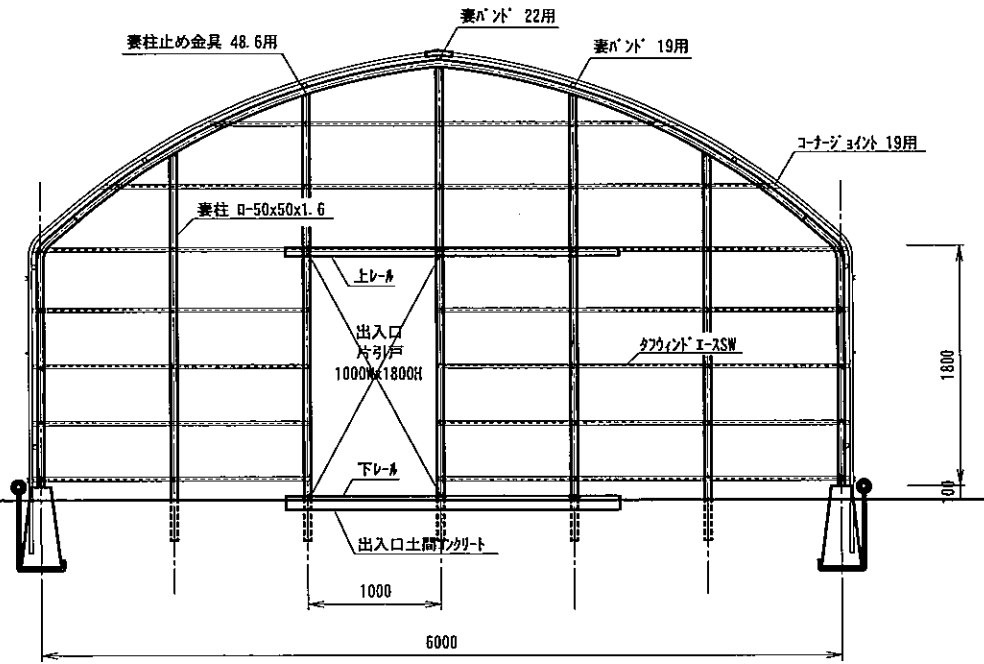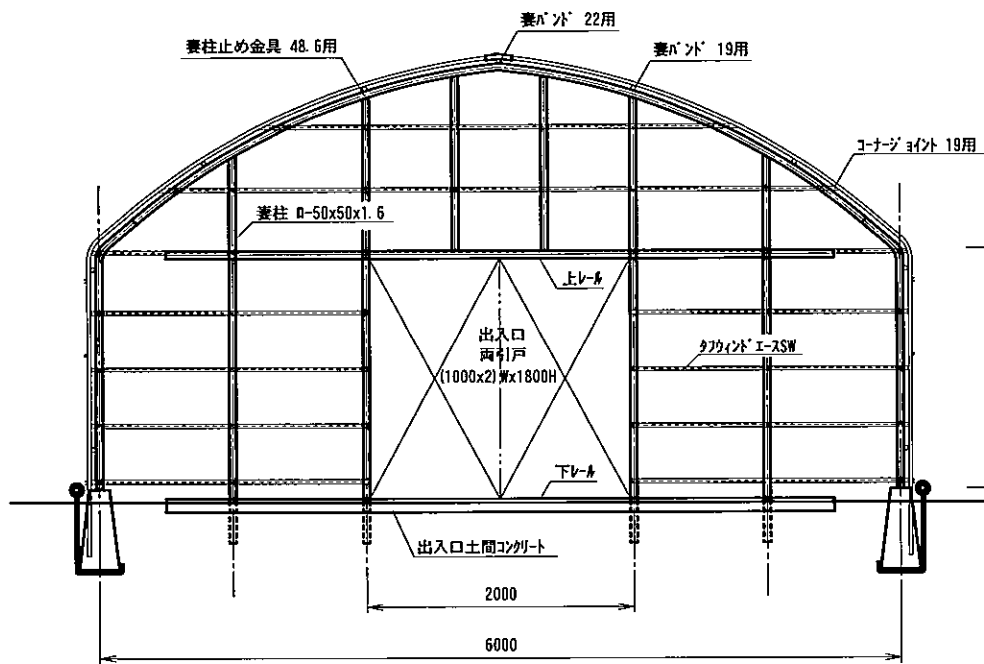


		工事名 図面名 妻面図	縮尺 1/40	図面番号
--	--	-------------------	------------	------

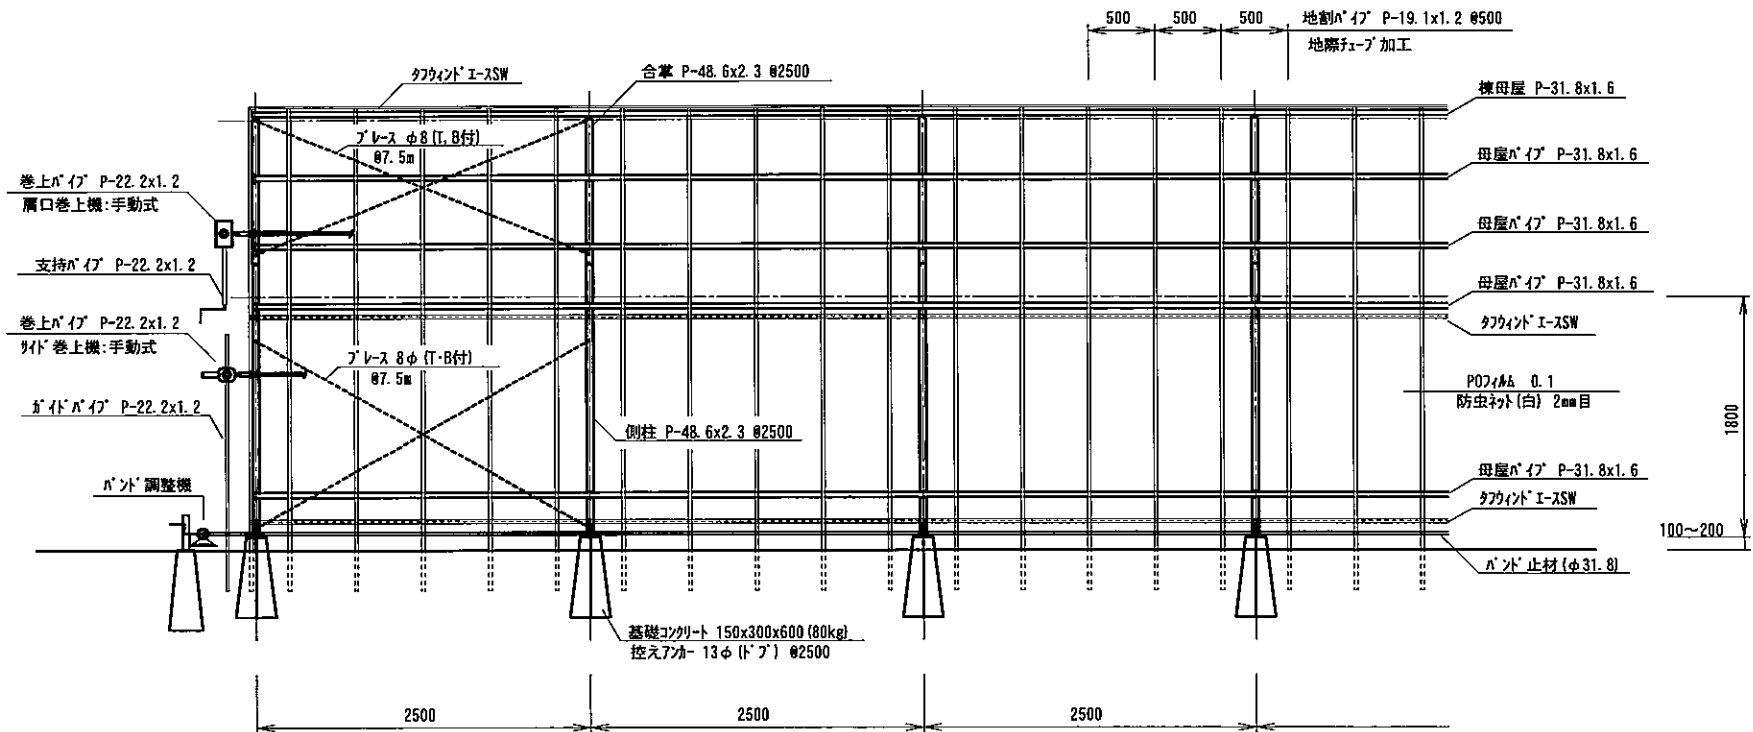

側通り立面図


		工事名		図面番号
		図面名	側通り立面図	縮尺
				1/40

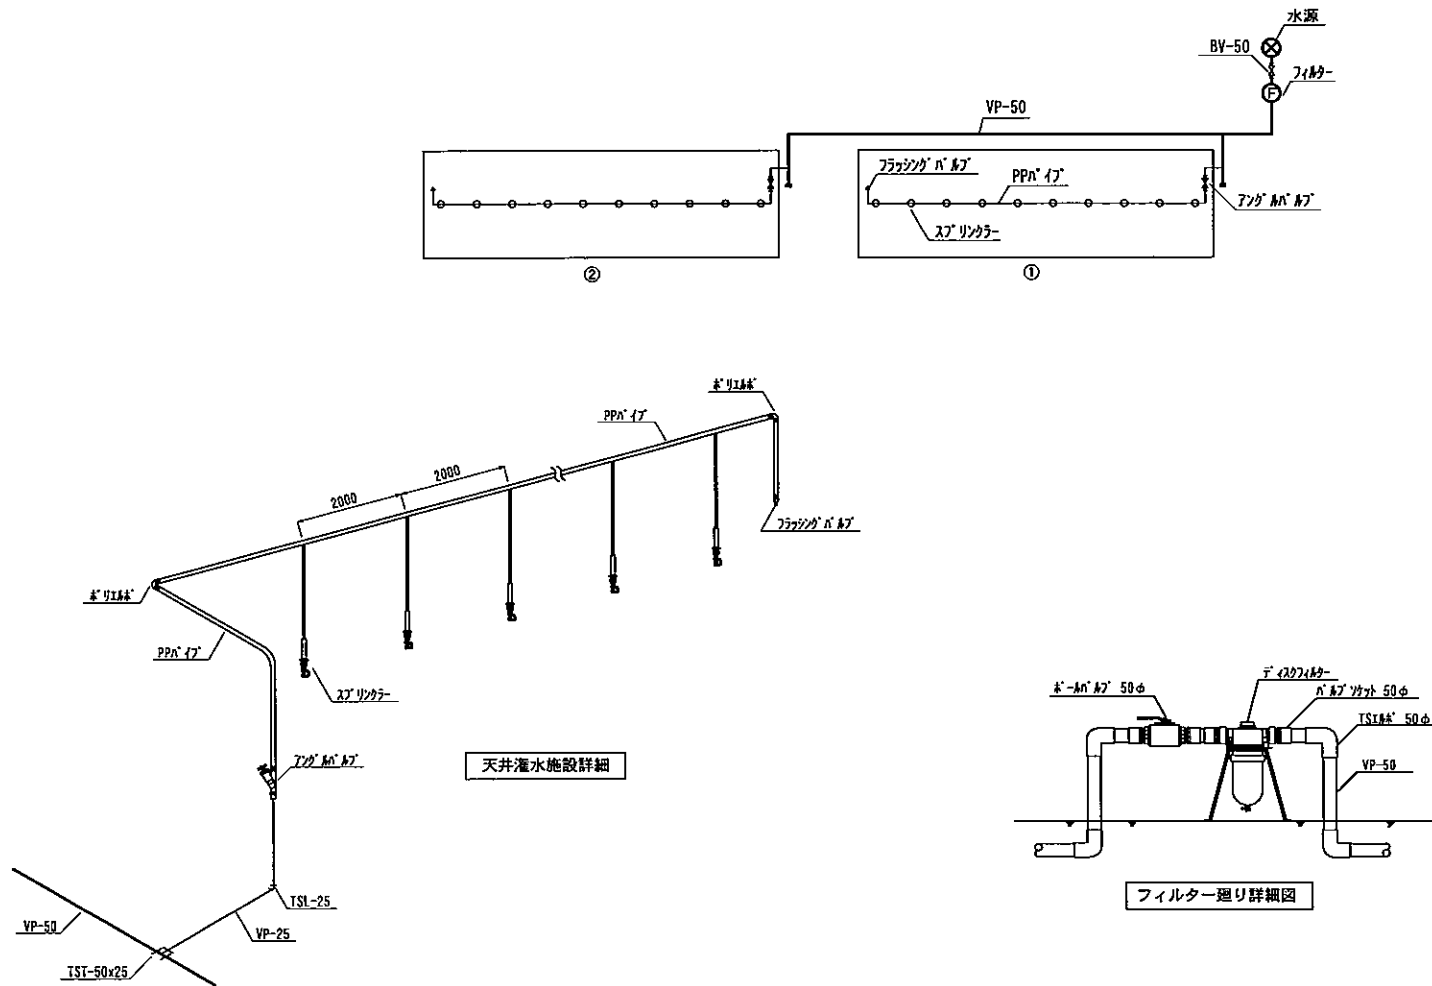


工事名	
図面名	灌水施設配管図

縮尺	1/3000
----	--------


図面番号	
------	--

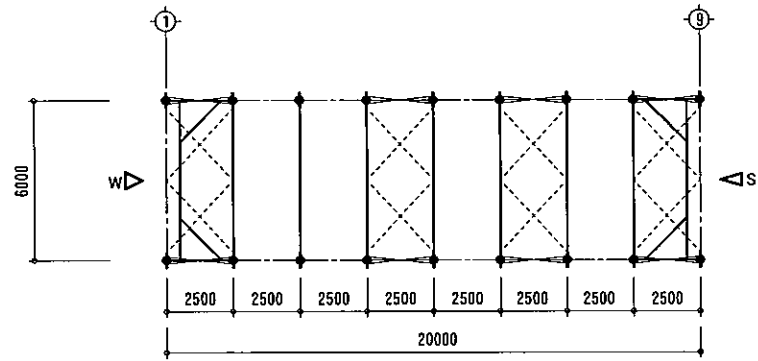


基礎伏図 S=1/200

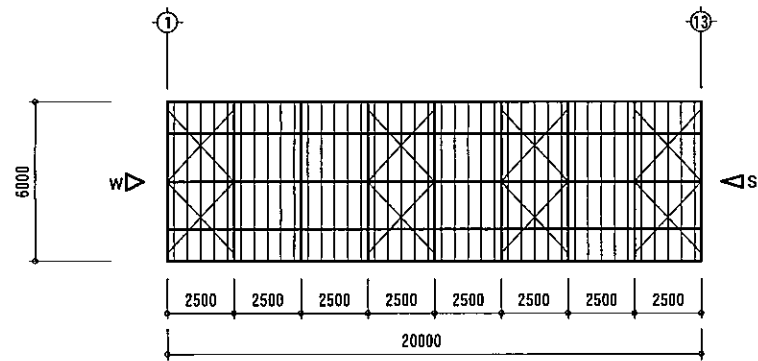


小屋伏図 S=1/200

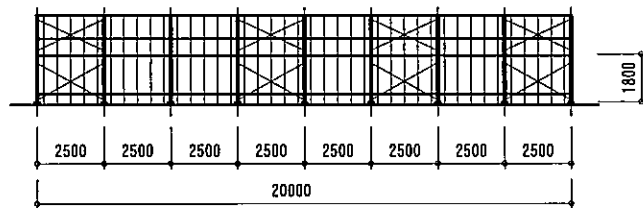

側立面図 S=1/200

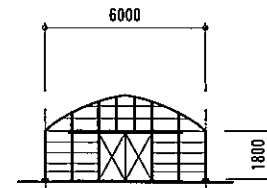

1通り 妻立面図 S=1/200

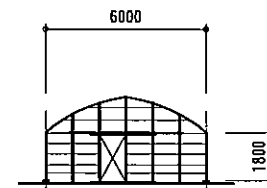

9通り 妻立面図 S=1/200

工程 名称	平面図 6.0x20m (No. ①、②)
	縮尺 1/200

①	②
(面積)	120.0㎡
	図面番号